


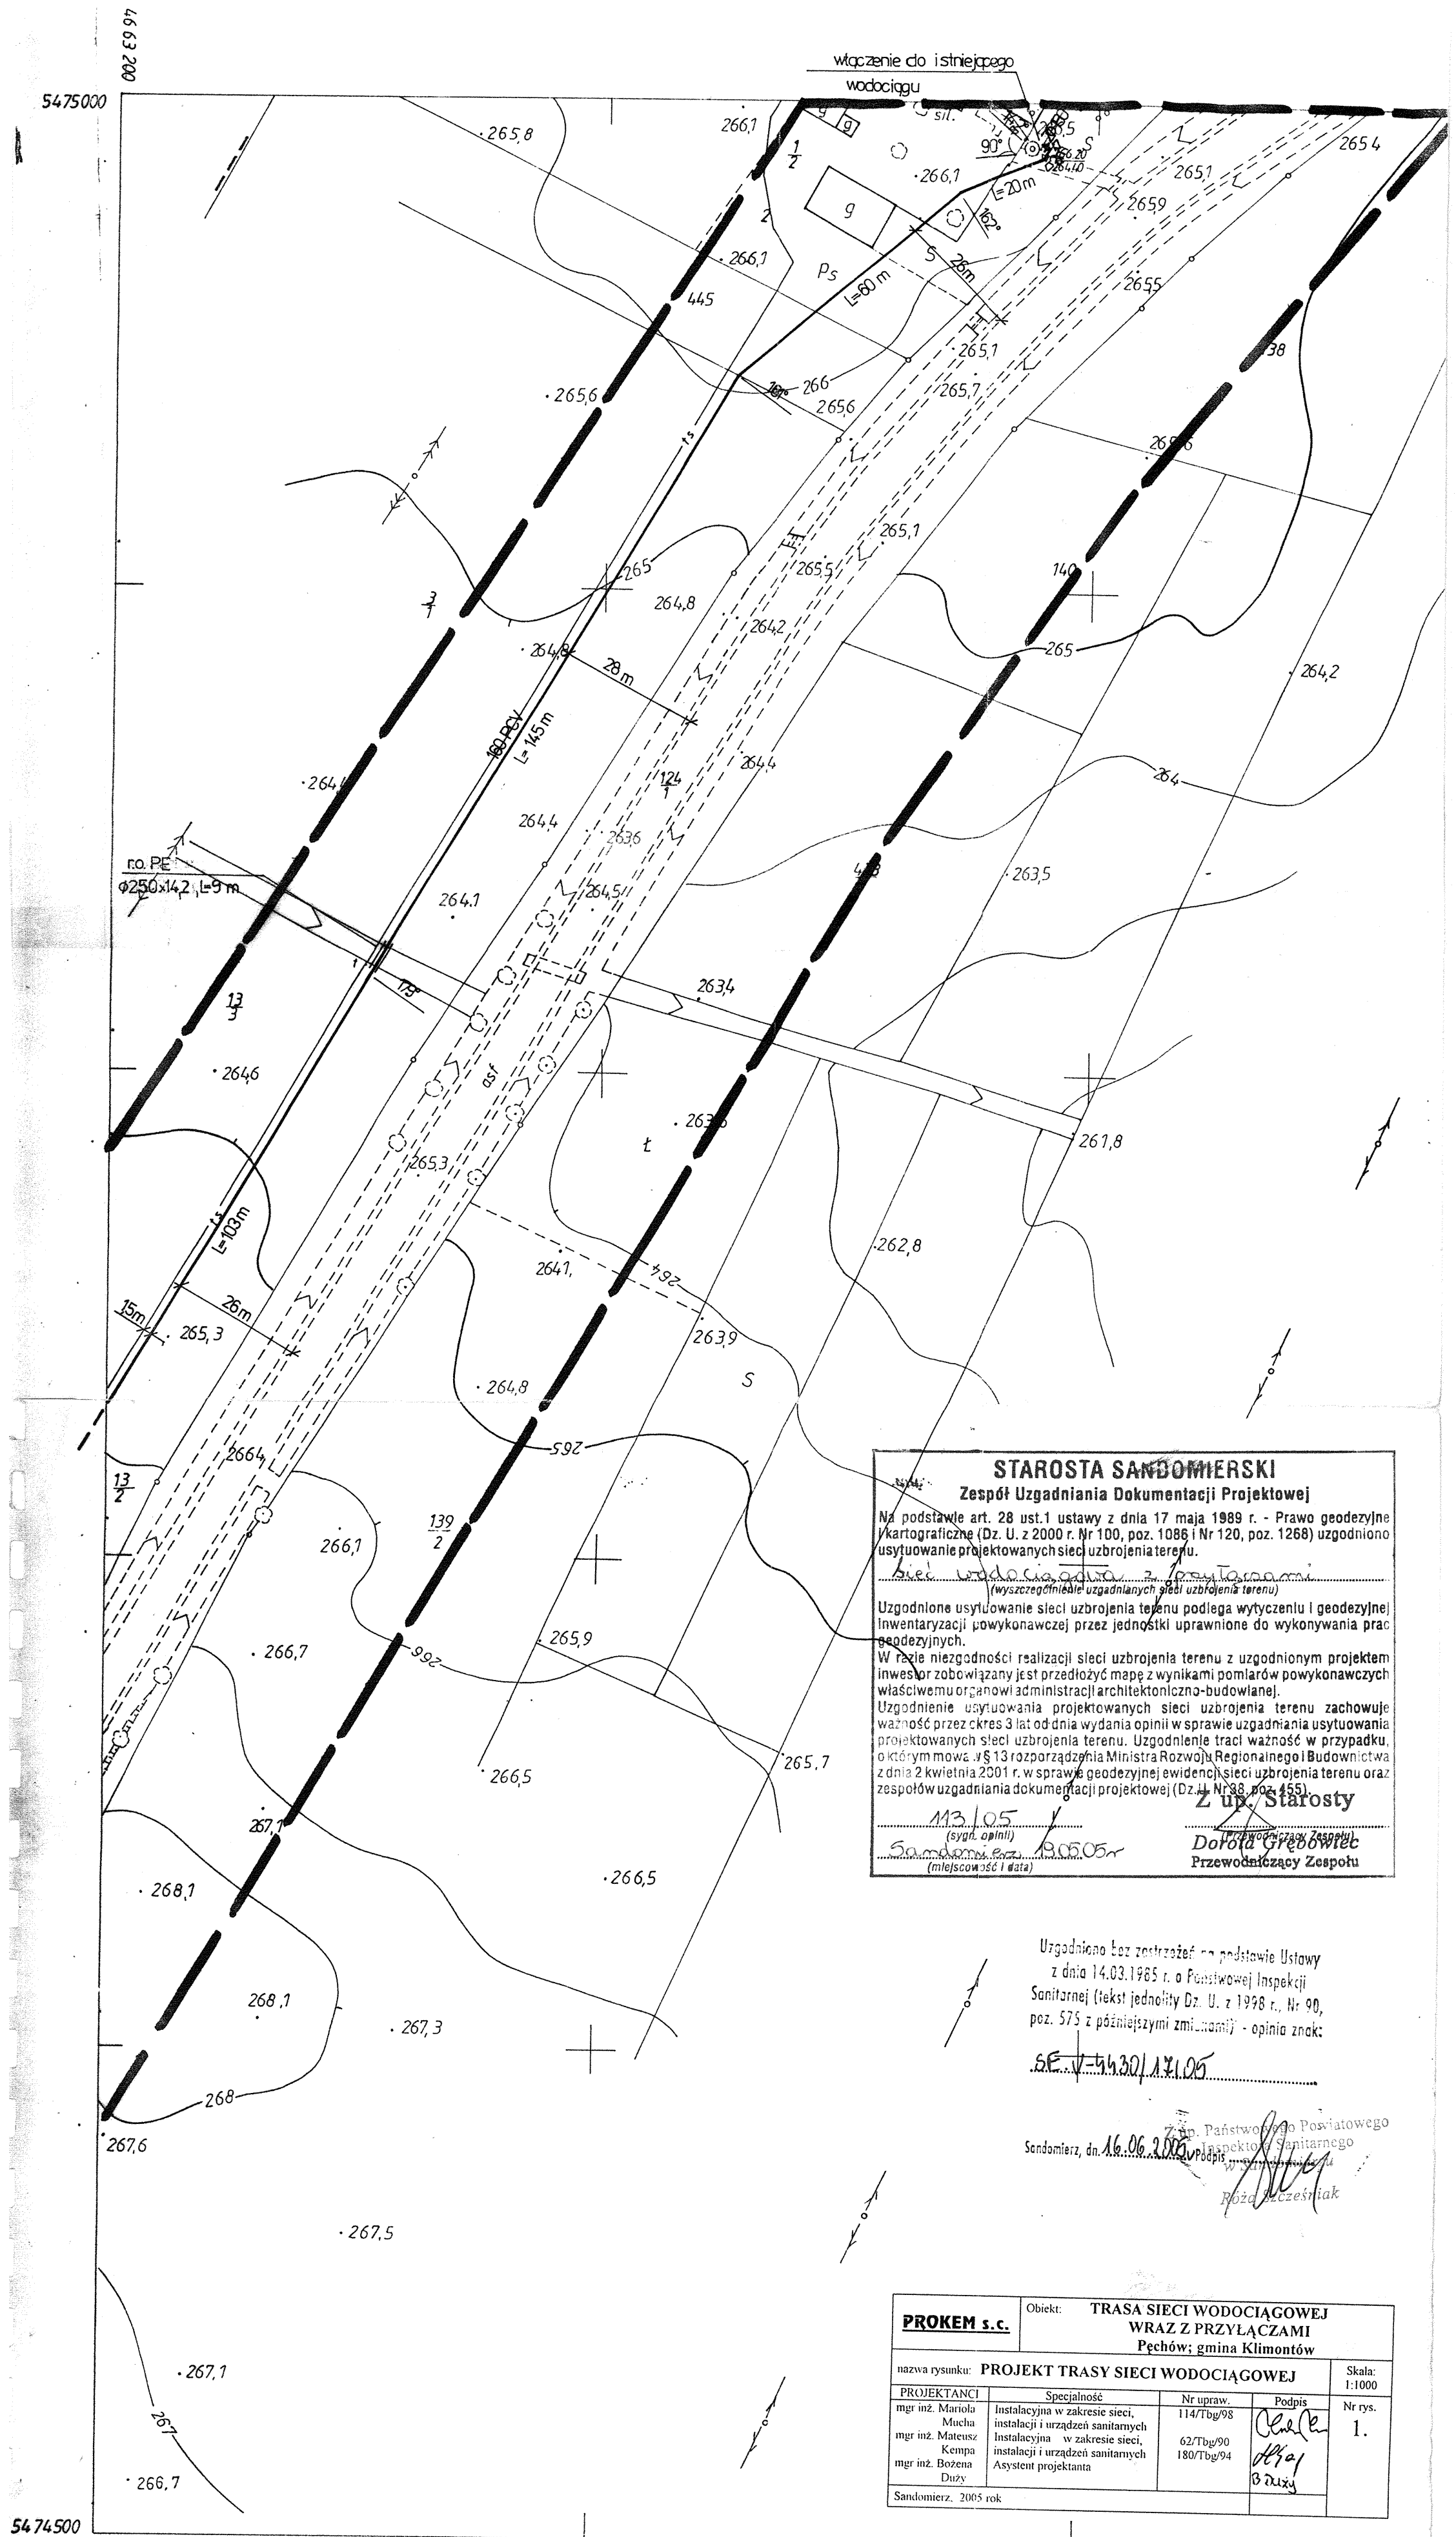

STAROSTA SANDOMIERSKI
Zespół Uzgadniania Dokumentacji Projektowej

Na podstawie art. 28 ust.1 ustawy z dnia 17 maja 1989 r. - Prawo geodezyjne i kartograficzne (Dz. U. z 2000 r. Nr 100, poz. 1088 i Nr 120, poz. 1268) uzgodniono usytuowanie projektowanych sieci uzbrojenia terenu.

(Wyszczególnienie uzgadnianych sieci uzbrojenia terenu)

Uzgodnione usytuowanie sieci uzbrojenia terenu podlega wytyczeniu i geodezyjnej inwentaryzacji powykonawczej przez jednostki uprawnione do wykonywania prac geodezyjnych.

W razie niezgodności realizacji sieci uzbrojenia terenu z uzgodnionym projektem inwestor zobowiązany jest przedłożyć mapę z wynikami pomiarów powykonawczych właściwemu organowi administracji architektoniczno-budowlanej.

Uzgodnienie usytuowania projektowanych sieci uzbrojenia terenu zachowuje ważność przez okres 3 lat od dnia wydania opinii w sprawie uzgadniania usytuowania projektowanych sieci uzbrojenia terenu. Uzgodnienie traci ważność w przypadku, o którym mowa w § 13 rozporządzenia Ministra Rozwoju Regionalnego i Budownictwa z dnia 2 kwietnia 2001 r. w sprawie geodezyjnej ewidencji sieci uzbrojenia terenu oraz zespołów uzgadniania dokumentacji projektowej (Dz. U. Nr 88, poz. 455).

(sygn. opinii) 113.105
Sandomierz, dn. 19.05.05
(miejscowość i data)

Z up. Starosty
Dorota Gredowicz
Przewodniczący Zespołu

Uzgodniono bez zastrzeżeń na podstawie Ustawy z dnia 14.03.1985 r. o Państwowej Inspekcji Sanitarnej (tekst jednolity Dz. U. z 1998 r., Nr 90, poz. 575 z późniejszymi zmianami) - opinia znak:

SE-V-4430/17.1.05

Sandomierz, dn. 16.06.2005

Państwowy Powiatowy Inspektor Sanitarny
Ryszard Juczejniak

PROKEM s.c.		Obiekt: TRASA SIECI WODOCIĄGOWEJ WRAZ Z PRZYŁĄCZAMI	
		Pęchów; gmina Klimontów	
nazwa rysunku: PROJEKT TRASY SIECI WODOCIĄGOWEJ		Skala: 1:1000	
PROJEKTANCI	Specjalność	Nr upraw.	Podpis
mgr inż. Mariola Mucha	Instalacyjna w zakresie sieci, instalacji i urządzeń sanitarnych	114/Tbg/98	<i>(signature)</i>
mgr inż. Mateusz Kempa	Instalacyjna w zakresie sieci, instalacji i urządzeń sanitarnych	62/Tbg/90	<i>(signature)</i>
mgr inż. Bożena Duży	Asystent projektanta	180/Tbg/94	<i>(signature)</i>
Sandomierz, 2005 rok			

154.223.052
1:1000

MAPA SYTUACYJNO-WYSOKOŚCIOWA
Założona w r. 1993 przez
PAŃSTWOWE PRZEDSIĘBIORSTWO GEODEZYJNOE
w WARSZAWIE

31.03.2005
2663-18/2005
31.03.2005
mgr inż. Grzegorz Groniek
Kierownik Pracowni
Kierownik Zakładu

Kierownik Pracowni mgr inż. E. Orłowska w/2
Kierownik Zakładu mgr inż. K. Dubaniewicz