

STAROSTA SANDOMIERSKI
 Powiat Sandomierz
 Urząd Miejski w Sandomierzu
 Sandomierz, 14.07.2005


Zup Starosty
 Jurek Gronek
 Geodeta Nr 1410/05

STAROSTA SANDOMIERSKI
 Zespół Uzgadniania Dokumentacji Projektowej
 Na podstawie art. 28 ust.1 ustawy z dnia 7 maja 1989 r. - Prawo geodezyjne i kartograficzne (Dz. U. z 2000 r. Nr 100, poz. 1086 i Nr 120, poz. 1268) uzgodniono sytuowanie projektowanych sieci uzbrojenia terenu.
 Bieżąca zgodność z miejscami (wyszczególnienie uzgadnianych sieci uzbrojenia terenu)
 Zgodnione usytuowanie sieci uzbrojenia terenu podlega wytyczeniu i geodezyjnej inwentaryzacji powykonawczej przez jednostki uprawnione do wykonywania prac geodezyjnych.
 W razie niezgodności realizacji sieci uzbrojenia terenu z uzgodnionym projektem inwestor zobowiązany jest przedłożyć mapę z wynikami pomiarów powykonawczych i zgłosić do organu nadzoru nad projektem architektoniczno-budowlany.
 Zgodnione usytuowanie projektowanych sieci uzbrojenia terenu zachowuje ważność przez okres 3 lat od dnia wydania opinii w sprawie uzgadniania usytuowania projektowanych sieci uzbrojenia terenu. Uzgodnienie traci ważność w przypadku, którym mowa w § 13 rozporządzenia Ministra Rozwoju Regionalnego i Budownictwa z dnia 2 kwietnia 2001 r. w sprawie geodezyjnej ewidencji sieci uzbrojenia terenu oraz sposobów uzgadniania dokumentacji projektowej (Dz. U. Nr 38, poz. 456).
 113/05
 (sygn. opinii)
 Sandomierz, 19.05.05
 (miejscowość i data)
Zup Starosty
 Dorota Grębowiec
 Przewodniczący Zespołu

Uzgodniono bez zastrzeżeń na podstawie Ustawy z dnia 14.03.1985 r. o Państwowej Inspekcji Sanitarnej (tekst jednolity Dz. U. z 1998 r., Nr 90, poz. 575 z późniejszymi zmianami) - opinia znak:

SE.V-44.30/17105

Zup Powiatowego Inspektora Sanitarnego
 Sandomierz, dn. 16.06.2005
 Podpis: [Podpis]
 5472500

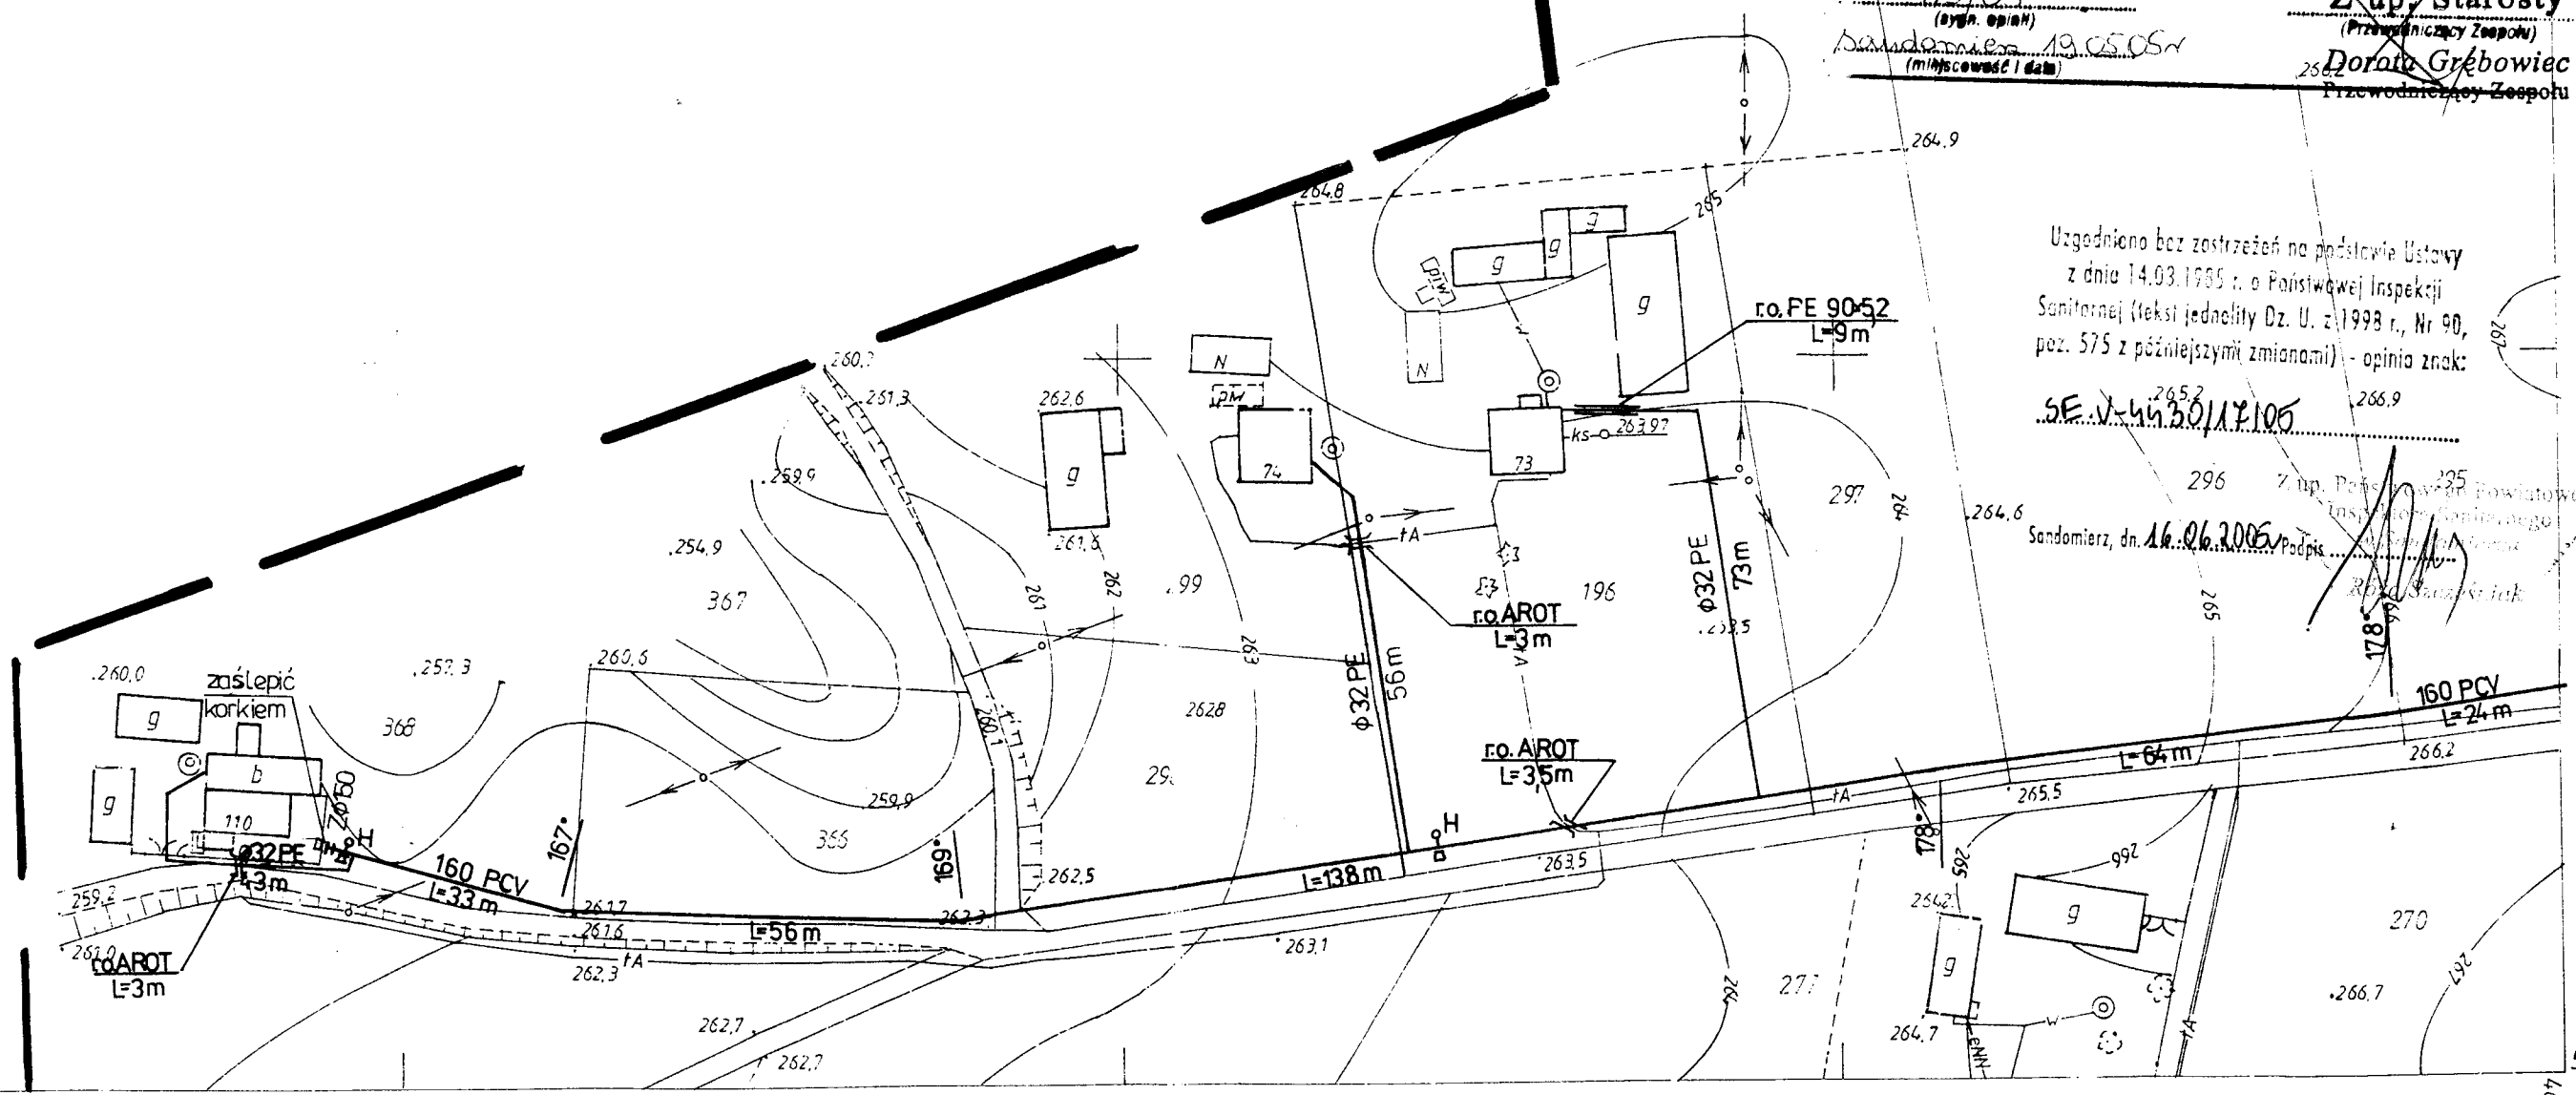

 
Gm. KLIMONTÓW woj. tarnobrzskie

151

2663-13/98

13.07.1998

Tp 13.07.98

<u>PROKEM s.c.</u>		Obiekt: TRASA SIECI WODOCIĄGOWEJ WRAZ Z PRZYŁĄCZAMI Pęchów; gmina Klimontów		
nazwa rysunku: PROJEKT TRASY SIECI WODOCIĄGOWEJ				Skala: 1:1000
PROJEKTANCI	Specjalność	Nr upraw.	Podpis	Nr rys.
mgr inż. Mariola Mucha	Instalacyjna w zakresie sieci, instalacji i urządzeń sanitarnych	114/Tbg/98		9.
mgr inż. Mateusz Kempa	Instalacyjna w zakresie sieci, instalacji i urządzeń sanitarnych	62/Tbg/90		
mgr inż. Bożena Duży	Asystent projektanta	180/Tbg/94		
Sandomierz, 2005 rok				