


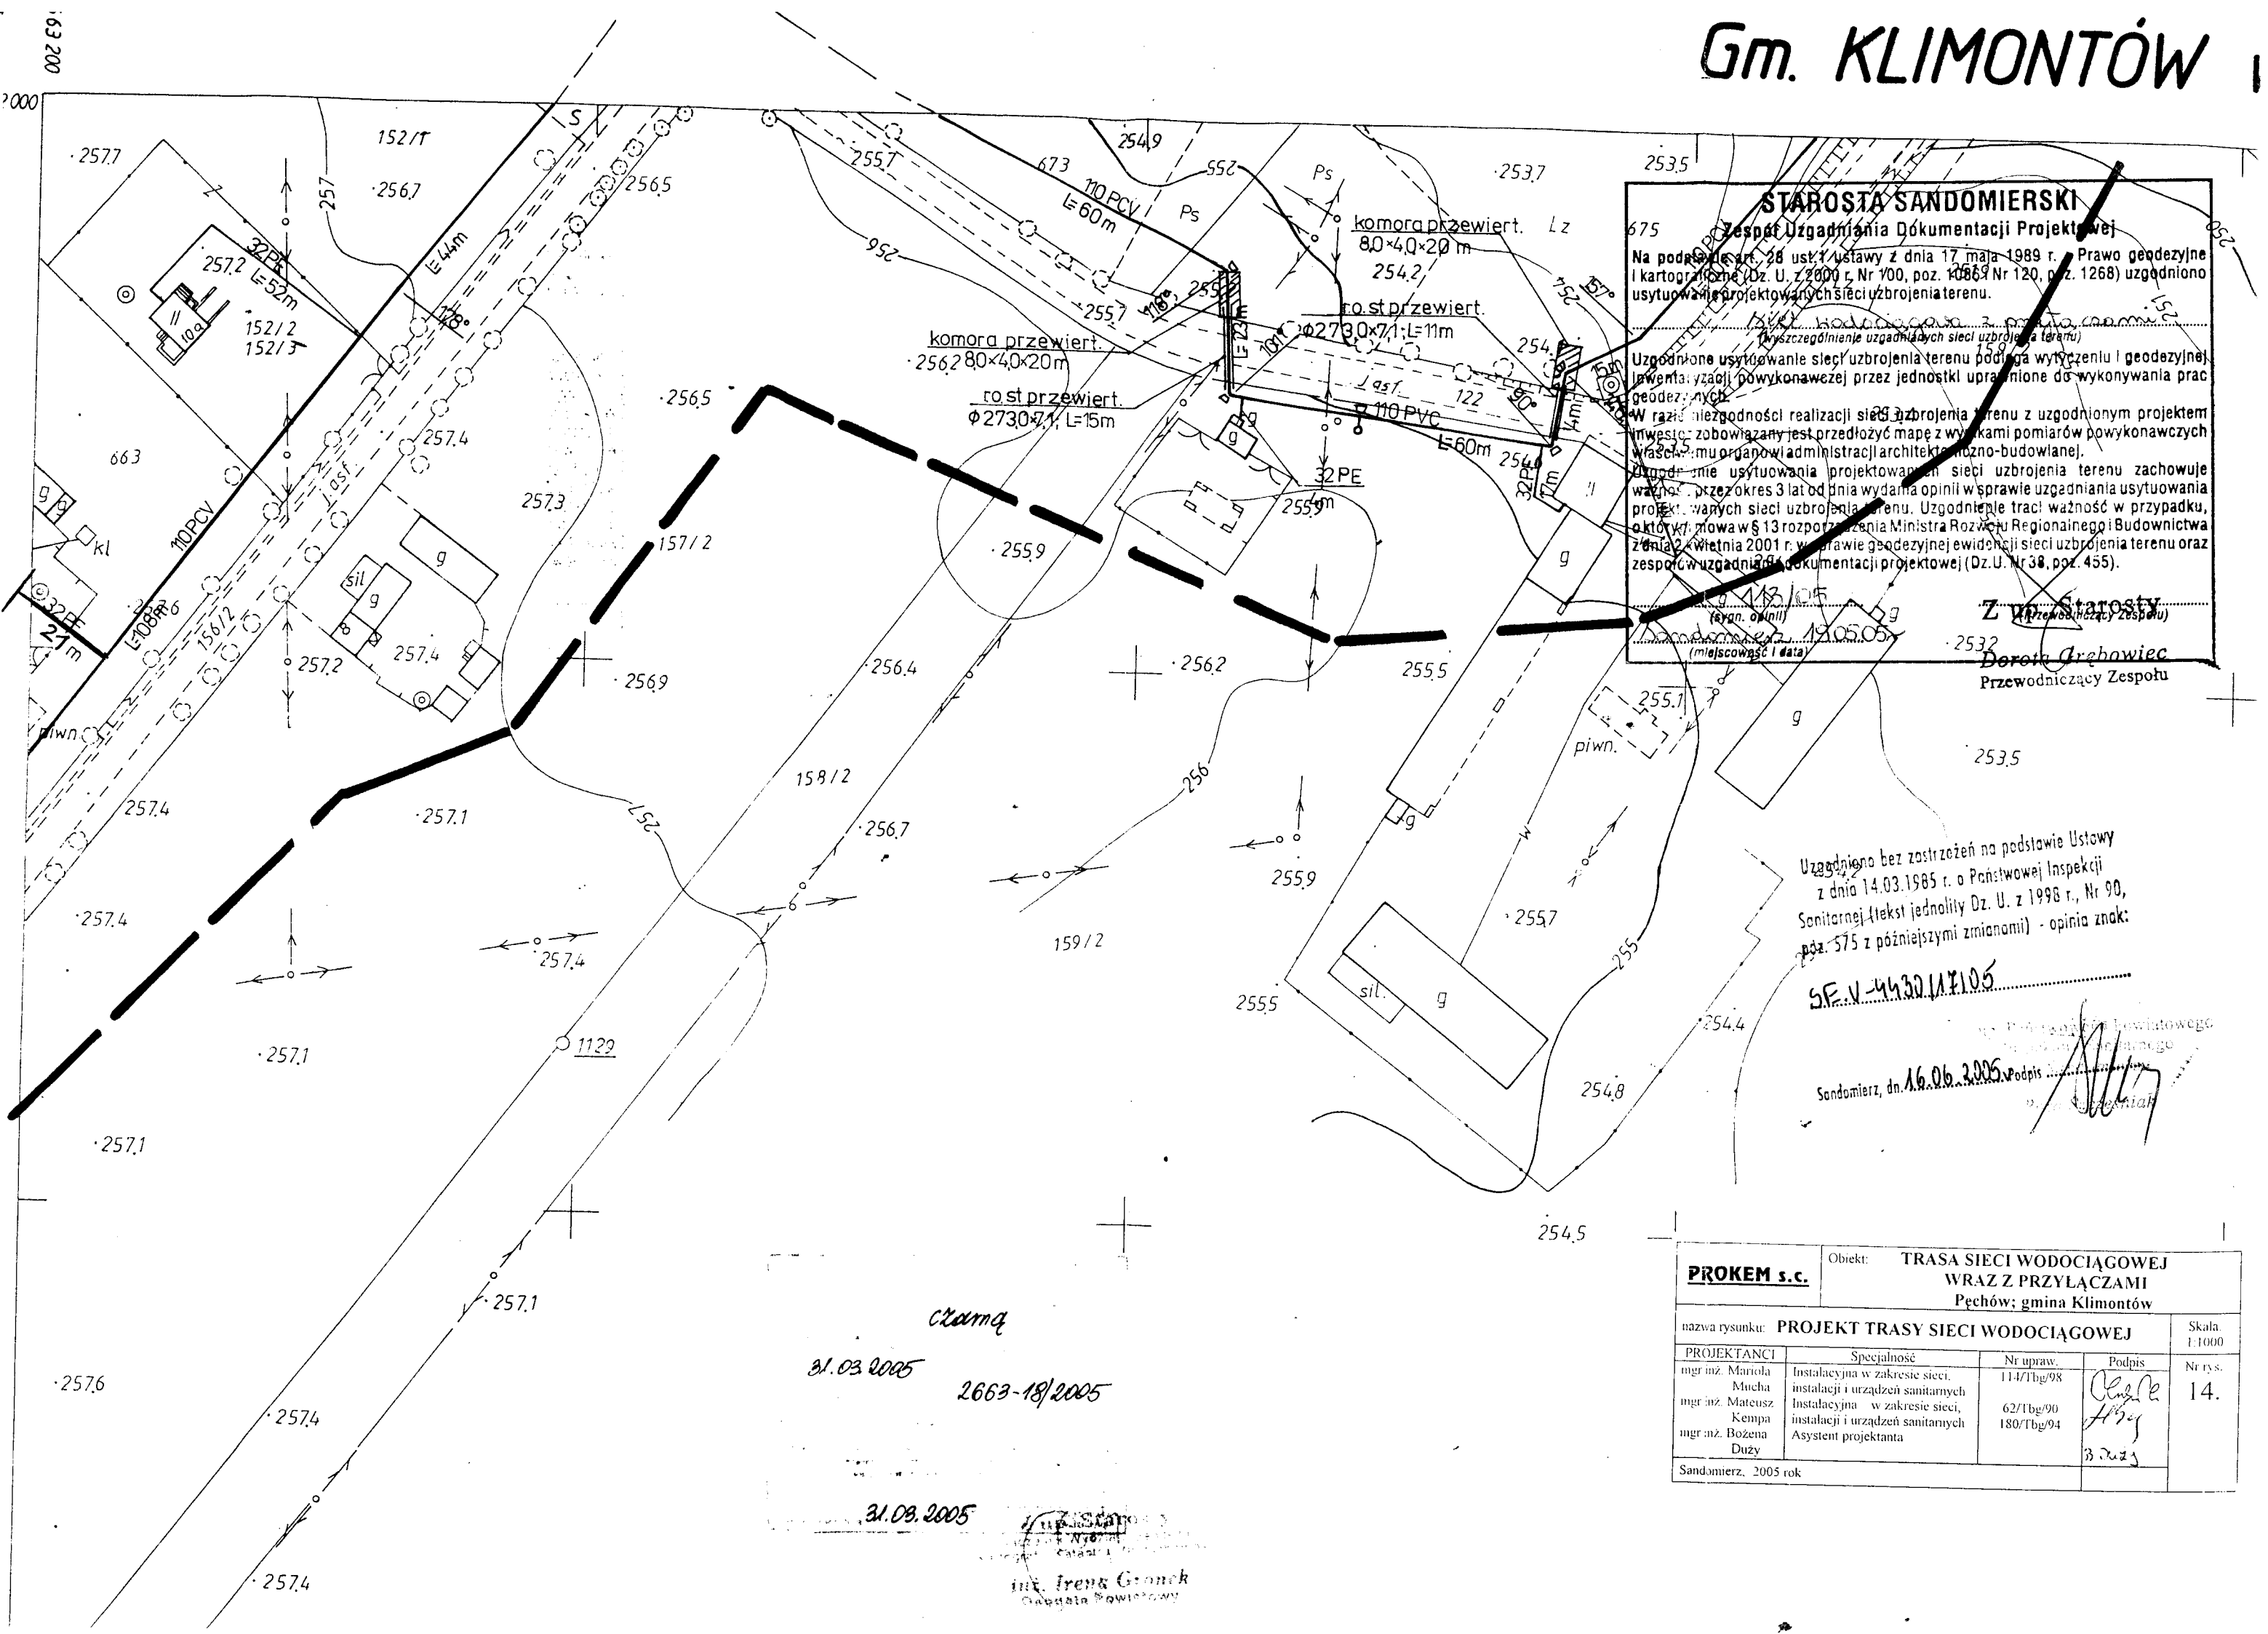

STAROSTA SANDOMIERSKI
Zespół Uzgadniania Dokumentacji Projektowej

Na podstawie art. 28 ust. 1 ustawy z dnia 17 maja 1989 r. Prawo geodezyjne i kartograficzne (Dz. U. z 2000 r. Nr 100, poz. 1086, Nr 120, poz. 1268) uzgodniono usytuowanie projektowanych sieci uzbrojenia terenu.

(wyszczególnienie uzgadnianych sieci uzbrojenia terenu)

Uzgodnione usytuowanie sieci uzbrojenia terenu podlega wytyczeniu i geodezyjnej inwentaryzacji, powykonawczej przez jednostki uprawnione do wykonywania prac geodezyjnych.

W razie niezgodności realizacji sieci uzbrojenia terenu z uzgodnionym projektem inwestor zobowiązany jest przedłożyć mapę z wynikami pomiarów powykonawczych właściwemu organowi administracji architektoniczno-budowlanej.

Opinie o usytuowaniu projektowanych sieci uzbrojenia terenu zachowuje ważność przez okres 3 lat od dnia wydania opinii w sprawie uzgadniania usytuowania projektowanych sieci uzbrojenia terenu. Uzgodnienie traci ważność w przypadku, o którym mowa w § 13 rozporządzenia Ministra Rozwoju Regionalnego i Budownictwa z dnia 2 kwietnia 2001 r. w sprawie geodezyjnej ewidencji sieci uzbrojenia terenu oraz zespołów uzgadniania dokumentacji projektowej (Dz. U. Nr 38, poz. 455).

(tytuł, opinia)
13.10.2005
(miejscowość i data)

Z wice Starosty
Dorota Grębowiec
Przewodniczący Zespołu

Uzgodniono bez zastrzeżeń na podstawie Ustawy z dnia 14.03.1985 r. o Państwowej Inspekcji Sanitarnej (tekst jednolity Dz. U. z 1998 r. Nr 90, poz. 575 z późniejszymi zmianami) - opinia znak:

SE.V.4430.14.105

Sandomierz, dn. 16.06.2005

PROKEM s.c.		Obiekt: TRASA SIECI WODOCIĄGOWEJ WRAZ Z PRZYŁĄCZAMI	
		Pęchów; gmina Klimontów	
nazwa rysunku: PROJEKT TRASY SIECI WODOCIĄGOWEJ		Skala: 1:1000	
PROJEKTANCI	Specjalność	Nr upraw.	Podpis
mgr inż. Mariola Mucha	Instalacyjna w zakresie sieci, instalacji i urządzeń sanitarnych	114/Tbg/98	<i>[Podpis]</i>
mgr inż. Mateusz Kempa	Instalacyjna w zakresie sieci, instalacji i urządzeń sanitarnych	62/Tbg/90	<i>[Podpis]</i>
mgr inż. Bożena Duży	Asystent projektanta	180/Tbg/94	<i>[Podpis]</i>
Sandomierz, 2005 rok		Nr rys. 14.	

czarna
31.03.2005
2663-18/2005

31.03.2005

mgr inż. Irena Gronk
Główny Geodeta Powiatowy