


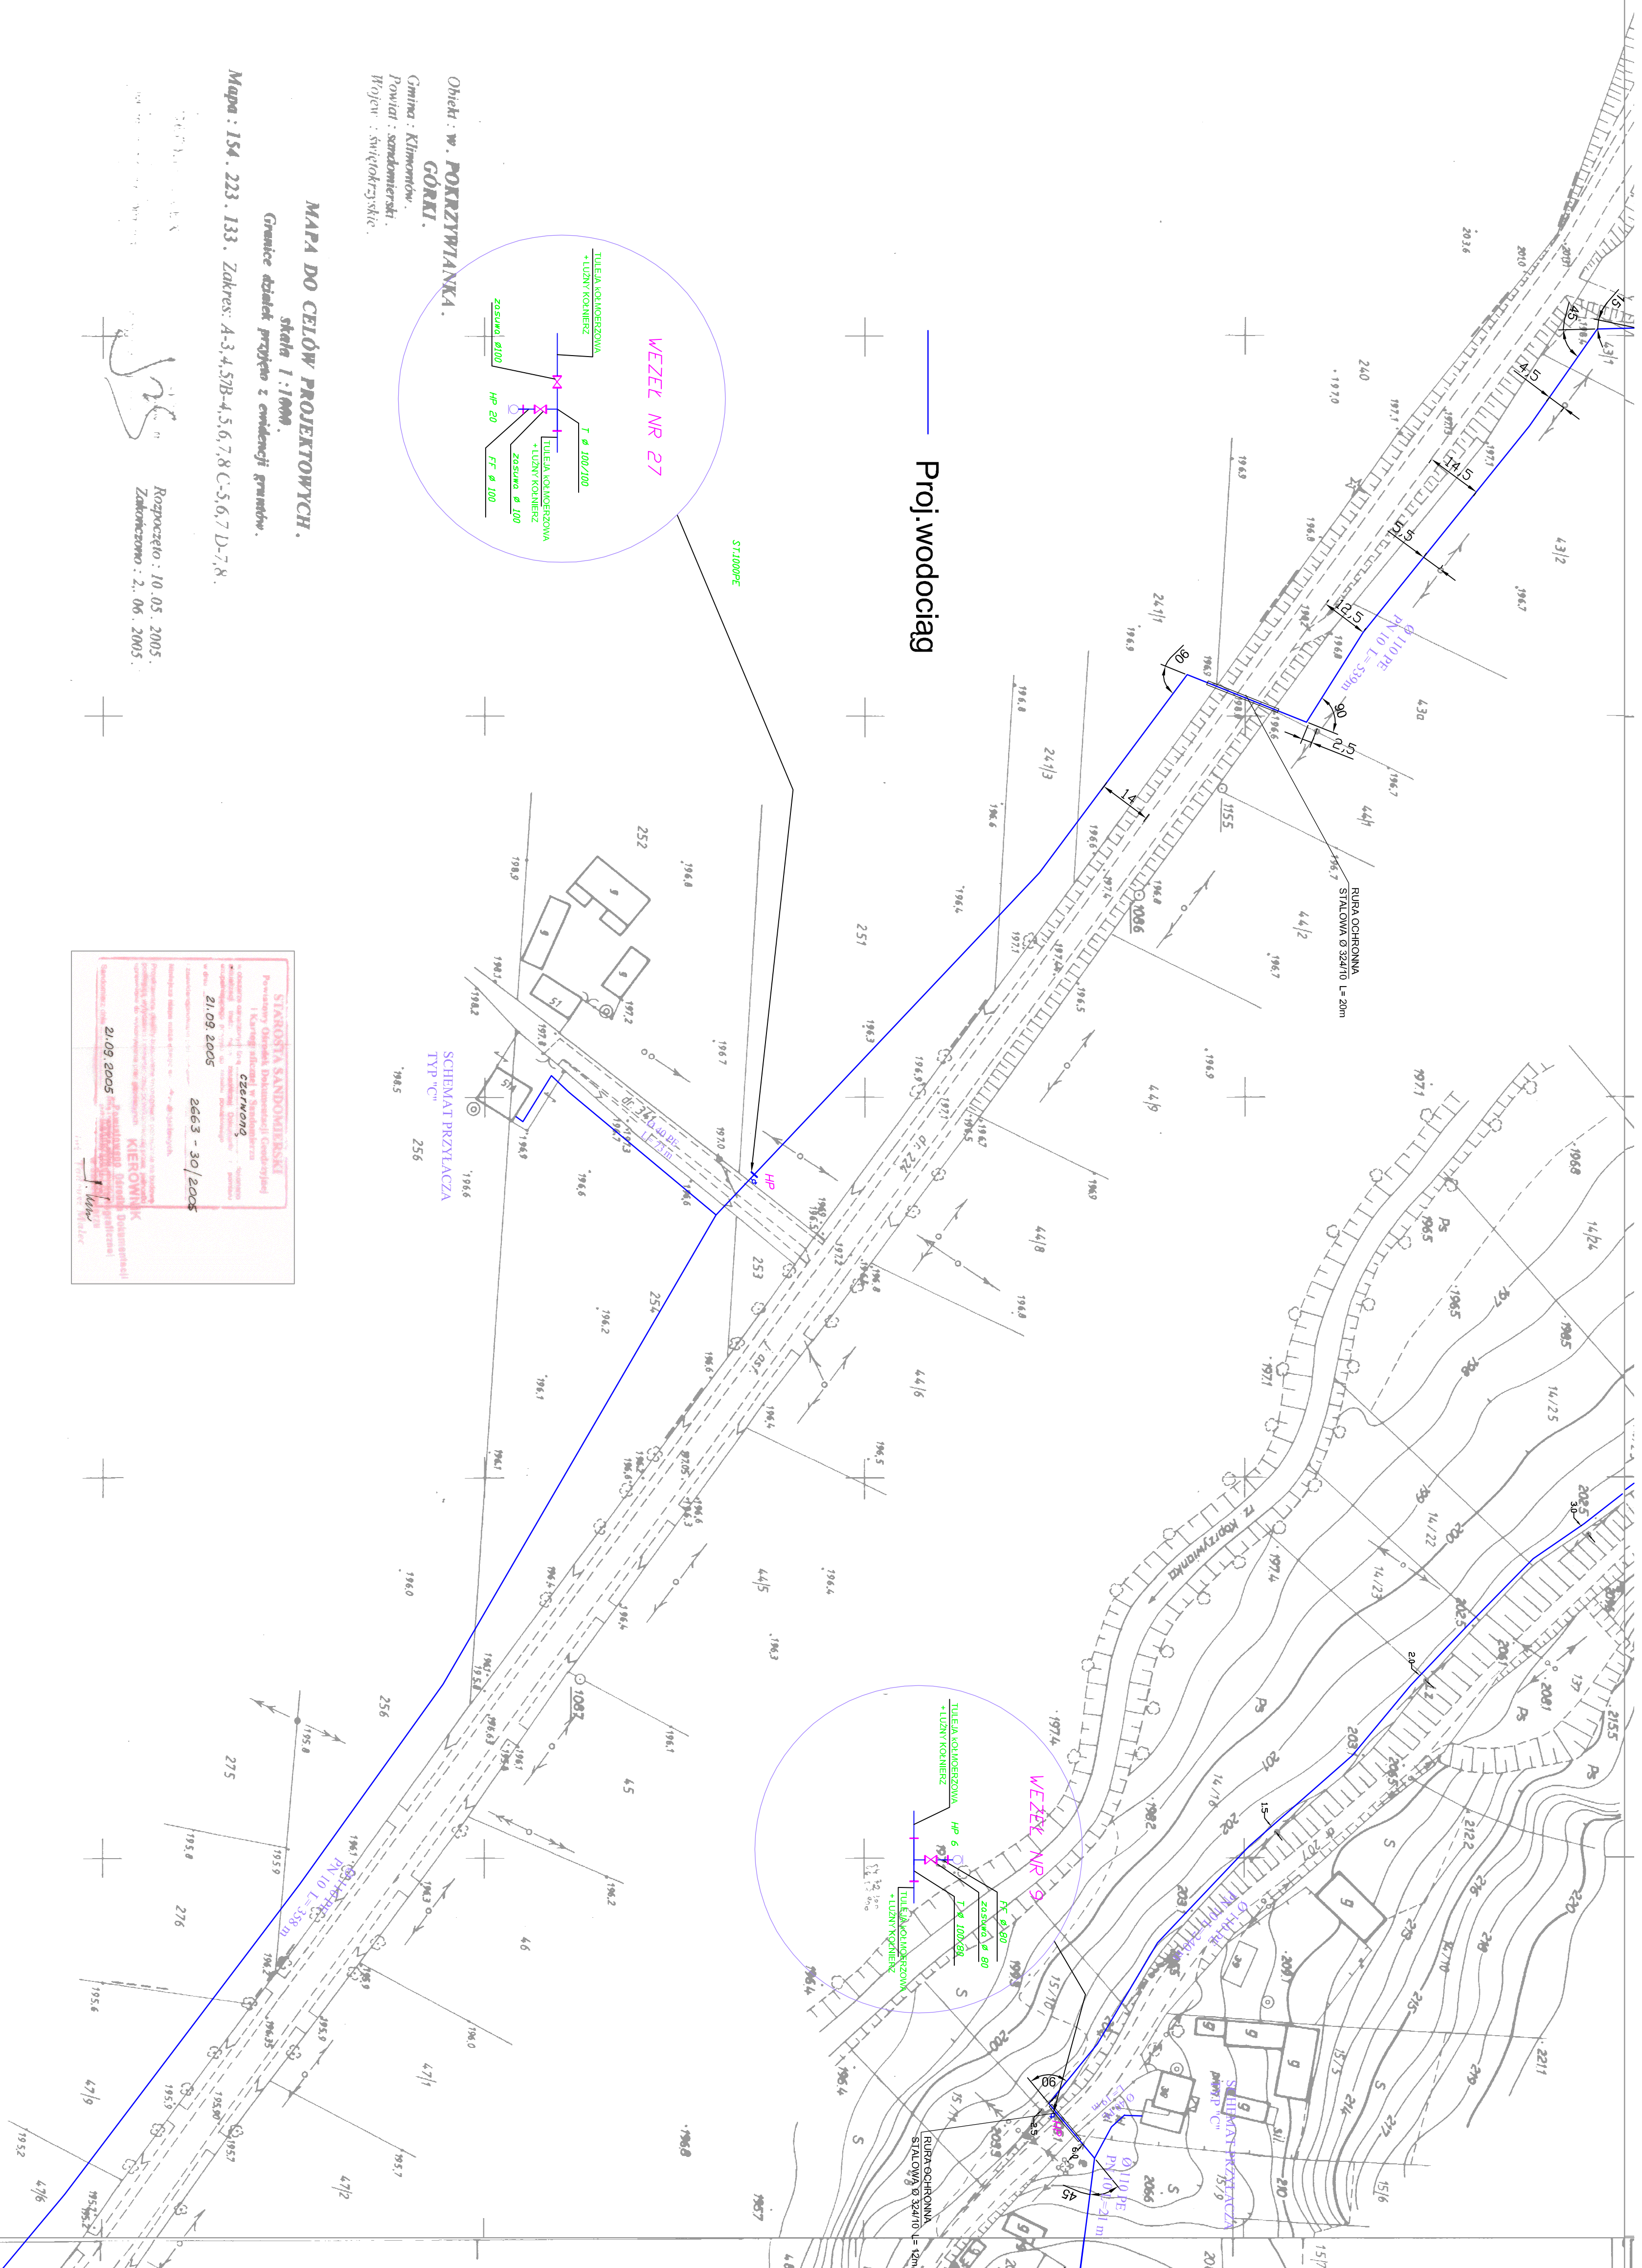

Proj.wodociąg

Obiekt : w. **POKRZYWIANKA.**

Gmina : Klimontów.
Powiat : sandowierski.
Wojew. : świętokrzyskie

MAPA DO CELÓW PROJEKTOWYCH.

skala 1 : 1000.

Uprawnice zostały przyjęte z ewidencji gminnych.

Mapa: 154. 223. 133. Zakres: A-3, 4, 5, 7B-4, 5, 6, 7, 8 C-5, 6, 7 D-7, 8.

Rozpoczęto: 10.05.2005.
Zakończono: 2.06.2005.

[illegible]

Nazwa rysunku					Nr rysunku	
Plan zagospodarowania terenu					10	
atk. nr 154.223.133					Skala	
0:1000					Stwierdzenie	
PROJEKT WODOCIAGU					PB/PW	
W MIEJSCOWOŚCI PORZYWIANKA					PROENCO	
Projektant	Specałizacja	Wz. upr.	Podpis	Data		
mgr inż. D. Śliż	INS.PL-INŻ	KL-78/90		02.2005r.		
Ekspert				02.2005r.		
mgr inż. P. Jagiełło	INS.PL			02.2005r.		
mgr inż. B. Gromkowska	INS.PL	KL-72/2007		02.2005r.		
mgr inż. B. Gromkowska	INS.PL			02.2005r.		
Krajce					Płoc. Mommiski 11.7.17	