

Starosta Gminy Tarnobrzeg
Zespół Uzgodniania Dokumentacji Projektowej

Na podstawie art. 28 ust. 1 ustawy z dnia 17 maja 1968 r. - Prawo geodezyjne i kartograficzne (Dz. U. z 2020 r. Nr 100, poz. 1086 i Nr 120, poz. 1266) uzgodniono usytuowanie projektowanych sieci uzbrojenia terenu.

Sieć wodociągowa z przyłączami
 (wyszczególnienie uzgadnianych sieci i urządzeń terenu)


Uzgodnione usytuowanie sieci uzbrojenia terenu podlega wytyczeniu i pomiarowej inwentaryzacji powykonawczej przez jednostki uprawnione do wykonywania prac geodezyjnych.

W razie niezgodności realizacji sieci uzbrojenia terenu z uzgodnionym projektem inwestor zobowiązany jest przedłożyć mapę z wynikami pomiarów powykonawczych właściwemu organowi administracji architektoniczno-budowlanej.

Uzgodnienie usytuowania projektowanych sieci uzbrojenia terenu zachowuje ważność przez okres 3 lat od dnia wydania opinii w sprawie uzgadniania usytuowania projektowanych sieci uzbrojenia terenu. Uzgodnienie traci ważność w przypadku, o którym mowa w § 13 rozporządzenia Ministra Rozwoju Regionalnego i Budownictwa z dnia 2 kwietnia 2001 r. w sprawie geodezyjnej ewidencji sieci uzbrojenia terenu oraz zespołów uzgadniania dokumentacji projektowej (Dz. U. Nr 38, poz. 455).

Starosta
 (sygn. opinii)
Sandomierz, 12.01.2007.
 (miejscowość i data)

Przewodniczący zespołu
 Przewodniczący Zespołu

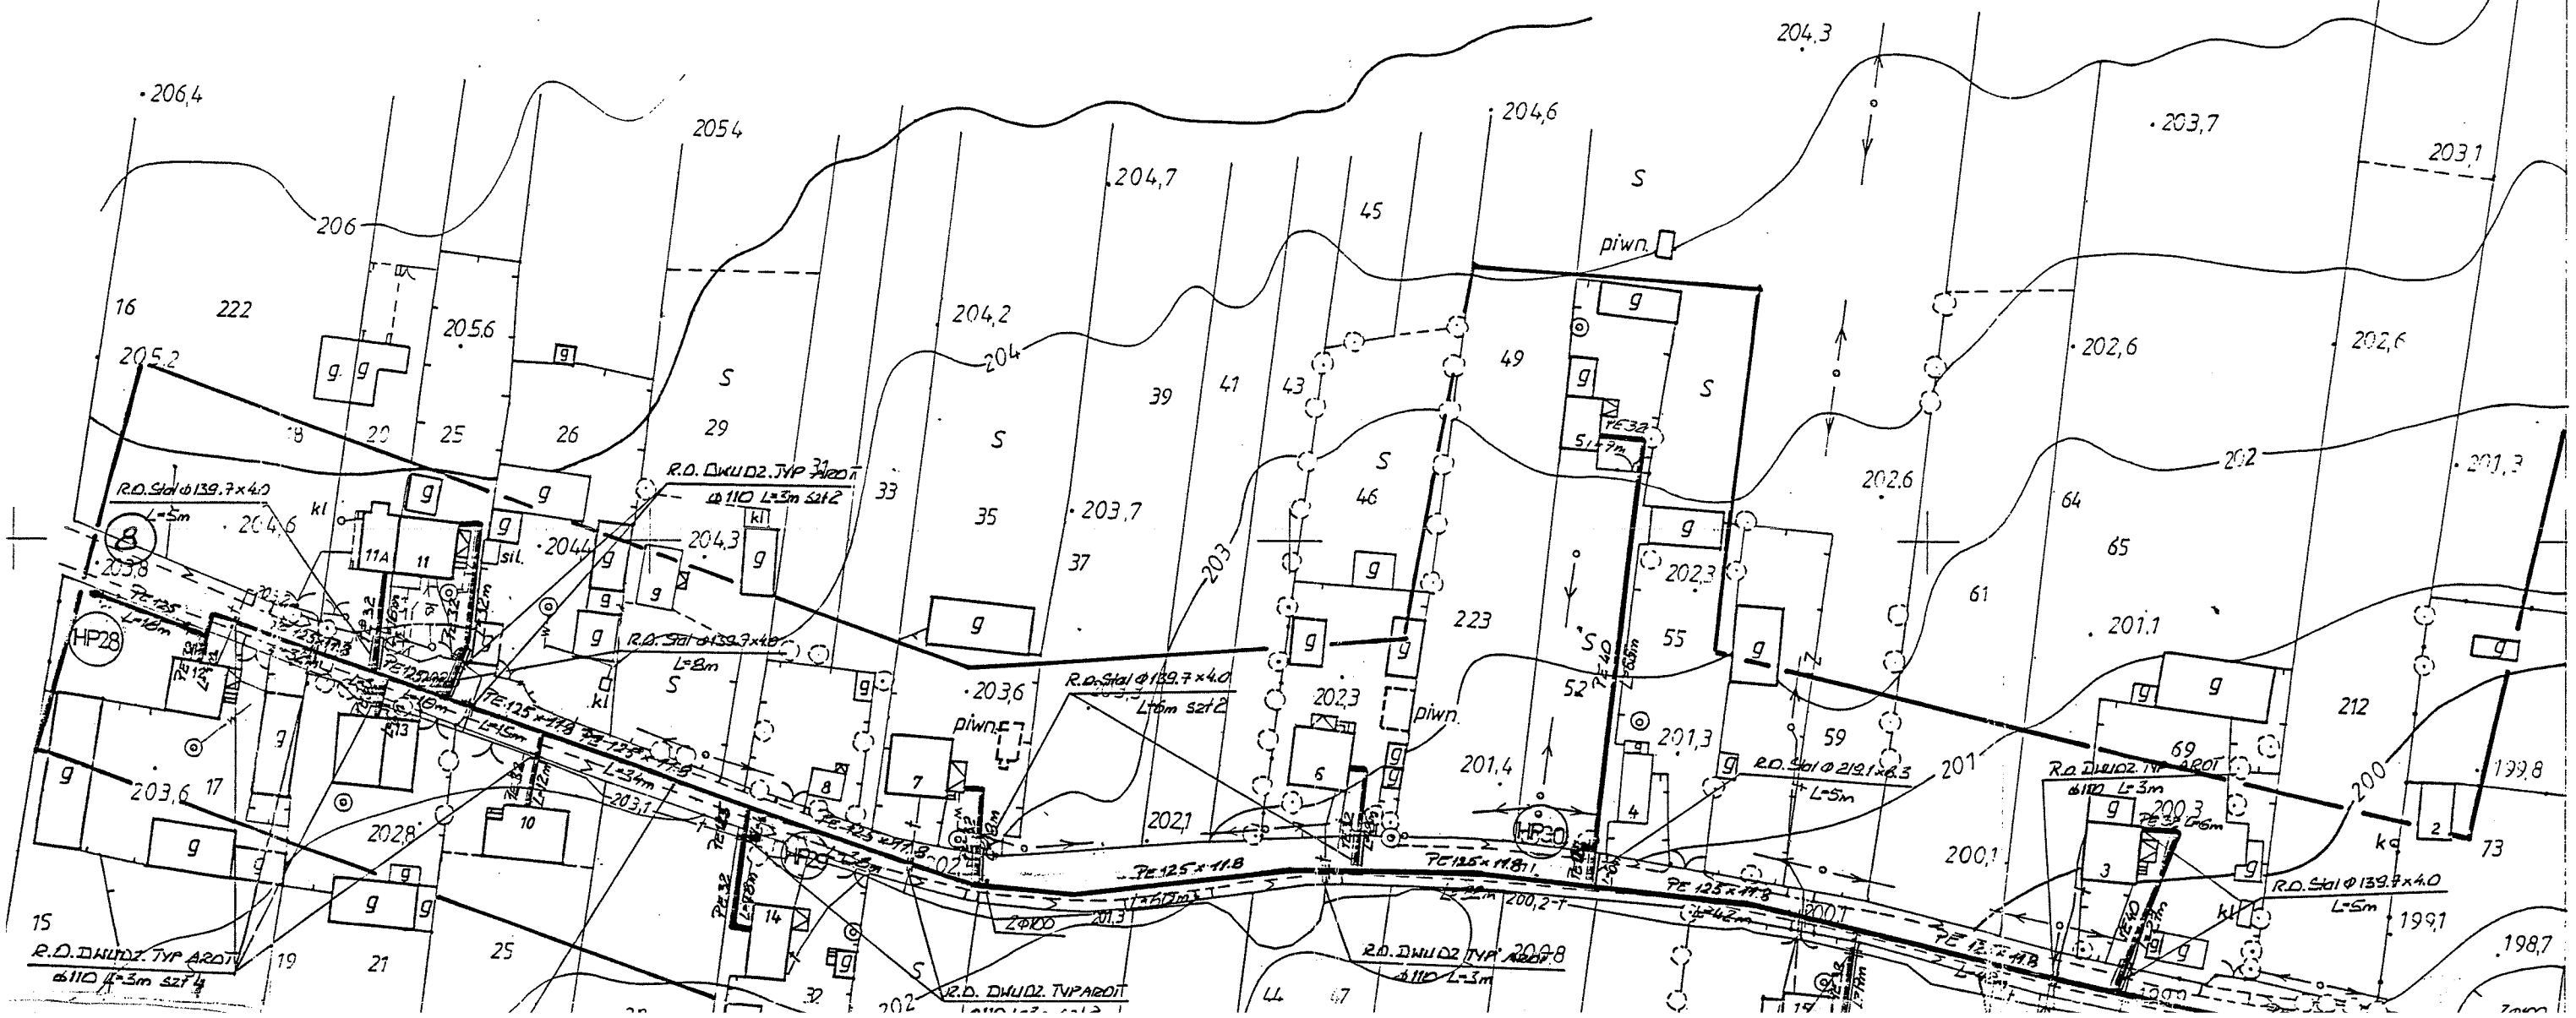

PROJEKT ODBUDOWY DRUGI GMINNY
NR OPINII 242.105/06
INWESTOR: GMINA KLIMONTÓW

LEGENDA SIĘĆ WODOCIĄGOWA

PE 110 L=200 m	Projektowany odcinek sieci wodociągowej wodociąg ϕ 110 PE, długość L=200m
PE 40 L=20 m	Projektowany odcinek przyłącza wodociągowego wodociąg ϕ 40 PE, długość L=20m
R.O. stal 323,9x8,0, L=15m	Projektowana rura ochronna na proj. wodociągu (R.O. stal 323,9x8,0 L=15m)
R.O. dwud. typ "AROT" ϕ 110, L=3m	Rura ochronna dwudzielna typ "AROT" przy skrzyżowaniu z kablami energetycznymi i telekomunikacyjnymi
Z ϕ 100	Zasuwa odcinająca DN 100
HP1	Hydrant p.poż Nr 1

ZAKŁAD USŁUGOWY
PROJEKTOWANIE I NADZORY
mgr inż. Grzegorz Szczepański
37-200 Przeworsk, ul. Głęboka 28
tel/fax (0-18) 649-02-40
REGON 650138611 NIP 794-101-99-51

PROJEKT BUDOWLANY
SIĘĆ WODOCIĄGOWA WRAZ Z PRZYŁĄCZAMI
W m. Rogacz gm. Klimontów
Nr ewid. 174/PWOS

PROJEKT ZAGOSPODAROWANIA TERENU

06-2006r.

mgr inż. Bogdan JUCHA
mgr inż. Marek BARAŃSKI

Uprawnienia budowlane do projektowania i kierowania
robotami budowlanymi bez ograniczeń w zakresie instalacji
w zakresie sieci, instalacji i urządzeń sanitarnych, wodociągowych
i kanalizacyjnych, cieplnych, wentylacyjnych i gazowych

Nr ewid. UAN/III/7342/113/98

MAPA DO CELÓW PROJEKTOWYCH
skala 1:1000
sekcja 154.242.062

Gm. KLIMONTÓW woj. tarnobrzskie
lw. Rogacz

wykonat dnia 21.06.2005r.

DECEKT UPRAWNIEN
Jan Janusz

2663-1/93

Opiniono bez zastrzeżeń na podstawie Ustawy
z dnia 14.03.1985r. o Państwowej Inspekcji
Sanitarnej (tekst jednolity Dz. U. z 2006r., Nr 122,
poz. 851 z późniejszymi zmianami) - opinia znak:

5

SE.V-4430/1907

Sandomierz dn. 28.03.2007