

57500

**MAPA AKTUALNA  
w granicach lokalizacji  
na dzień czerwiec 2009r.**

GEODETA UPRAWNIONY  
**Marek Kasprowski**  
26-650 Przytyk, ul. Kosciuszkiego 18  
tel. (48) 618 02 74 kfm 0 604 860 188  
Nr upr. MGPN 14380

**STAROSTA SANDOMIERSKI**  
Powiatowy Ośrodek Dokumentacji Geodezyjnej  
i Kartograficznej w Sandomierzu  
w obszarze oznaczonym linie... dokonano  
inwentaryzacji i wytyczenia... Dokumentacja z planem  
uzbrojenia terenu...  
w dniu 02.07.2009  
2727-13/2009  
02.07.2009  
inż. Jadwiga Sienicka

w Nawodzice Gm. Klimontów woj. świętokrzyskie  
**MAPA DLA CELÓW PROJEKTOWYCH**

Aktualna w granicach lokalizacji


Radom dn. 12.06.2006r.

GEODETA UPRAWNIONY  
**Marek Kasprowski**  
26-650 Przytyk, ul. Kosciuszkiego 18  
tel. (48) 618 02 74, 0 604 860 188  
Nr upr. MGPN 14380

**STAROSTA SANDOMIERSKI**  
Powiatowy Ośrodek Dokumentacji Geodezyjnej  
i Kartograficznej w Sandomierzu  
w obszarze oznaczonym linie... dokonano  
inwentaryzacji i wytyczenia... Dokumentacja z planem  
uzbrojenia terenu...  
w dniu 23.06.2006  
2727-5/2006  
02.07.2009  
inż. Jolanta Gronik  
Geodeta Powiatowy

**STAROSTA SANDOMIERSKI**  
Inicjatora Dokumentacji Projektowej  
Na podstawie... ustawy z dnia 17 maja 1989 r. - Prawa geodezyjne  
i kartograficzne (Dz. U. z 1990 r. Nr 100, poz. 1086 i Nr 120, poz. 1268) uzgodniono  
usytuowanie... sieci uzbrojenia terenu...  
*Sieć wodociągowa z przyłączami*  
Uzgodnione usytuowanie sieci uzbrojenia terenu podlega wytyczeniu i geodezyjnej  
inwentaryzacji powykonawczej przez jednostki uprawnione do wykonywania prac  
geodezyjnych.  
W razie niezgodności realizacji sieci uzbrojenia terenu z uzgodnionym projektem  
konieczne jest...  
Z up. Starosty  
**mgr inż. Robert Witosz**  
Przewodniczący Zespołu

<b>Przedsiębiorstwo: WODOCIĄG GRUPOWY „WIĄZOWNICA” gm. Staszów</b>		
<b>Zadanie: Sieć wodociągowa z przyłączami Wiązownica Kolonia gm. Staszów - Szymanowice Dolne gm. Klimontów</b>		
<b>Plan sytuacyjno - wysokościowy</b>		
<b>Autor projektu</b>	<b>Podpis</b>	<b>SKALA 1:1000</b>
Projektant: inż. Jadwiga Sienicka opr. bud. 109/87 spec. inst. - inżynierska Opracował: mgr inż. Ryszard Smul Sprawdził: mgr inż. Bogdan Tymiński opr. bud. 174/65 spec. inżynieria sanitarna Data: sierpień 2006r.	<i>[Podpisy]</i>	<b>RYS. 18</b>
		Stadium P. B.

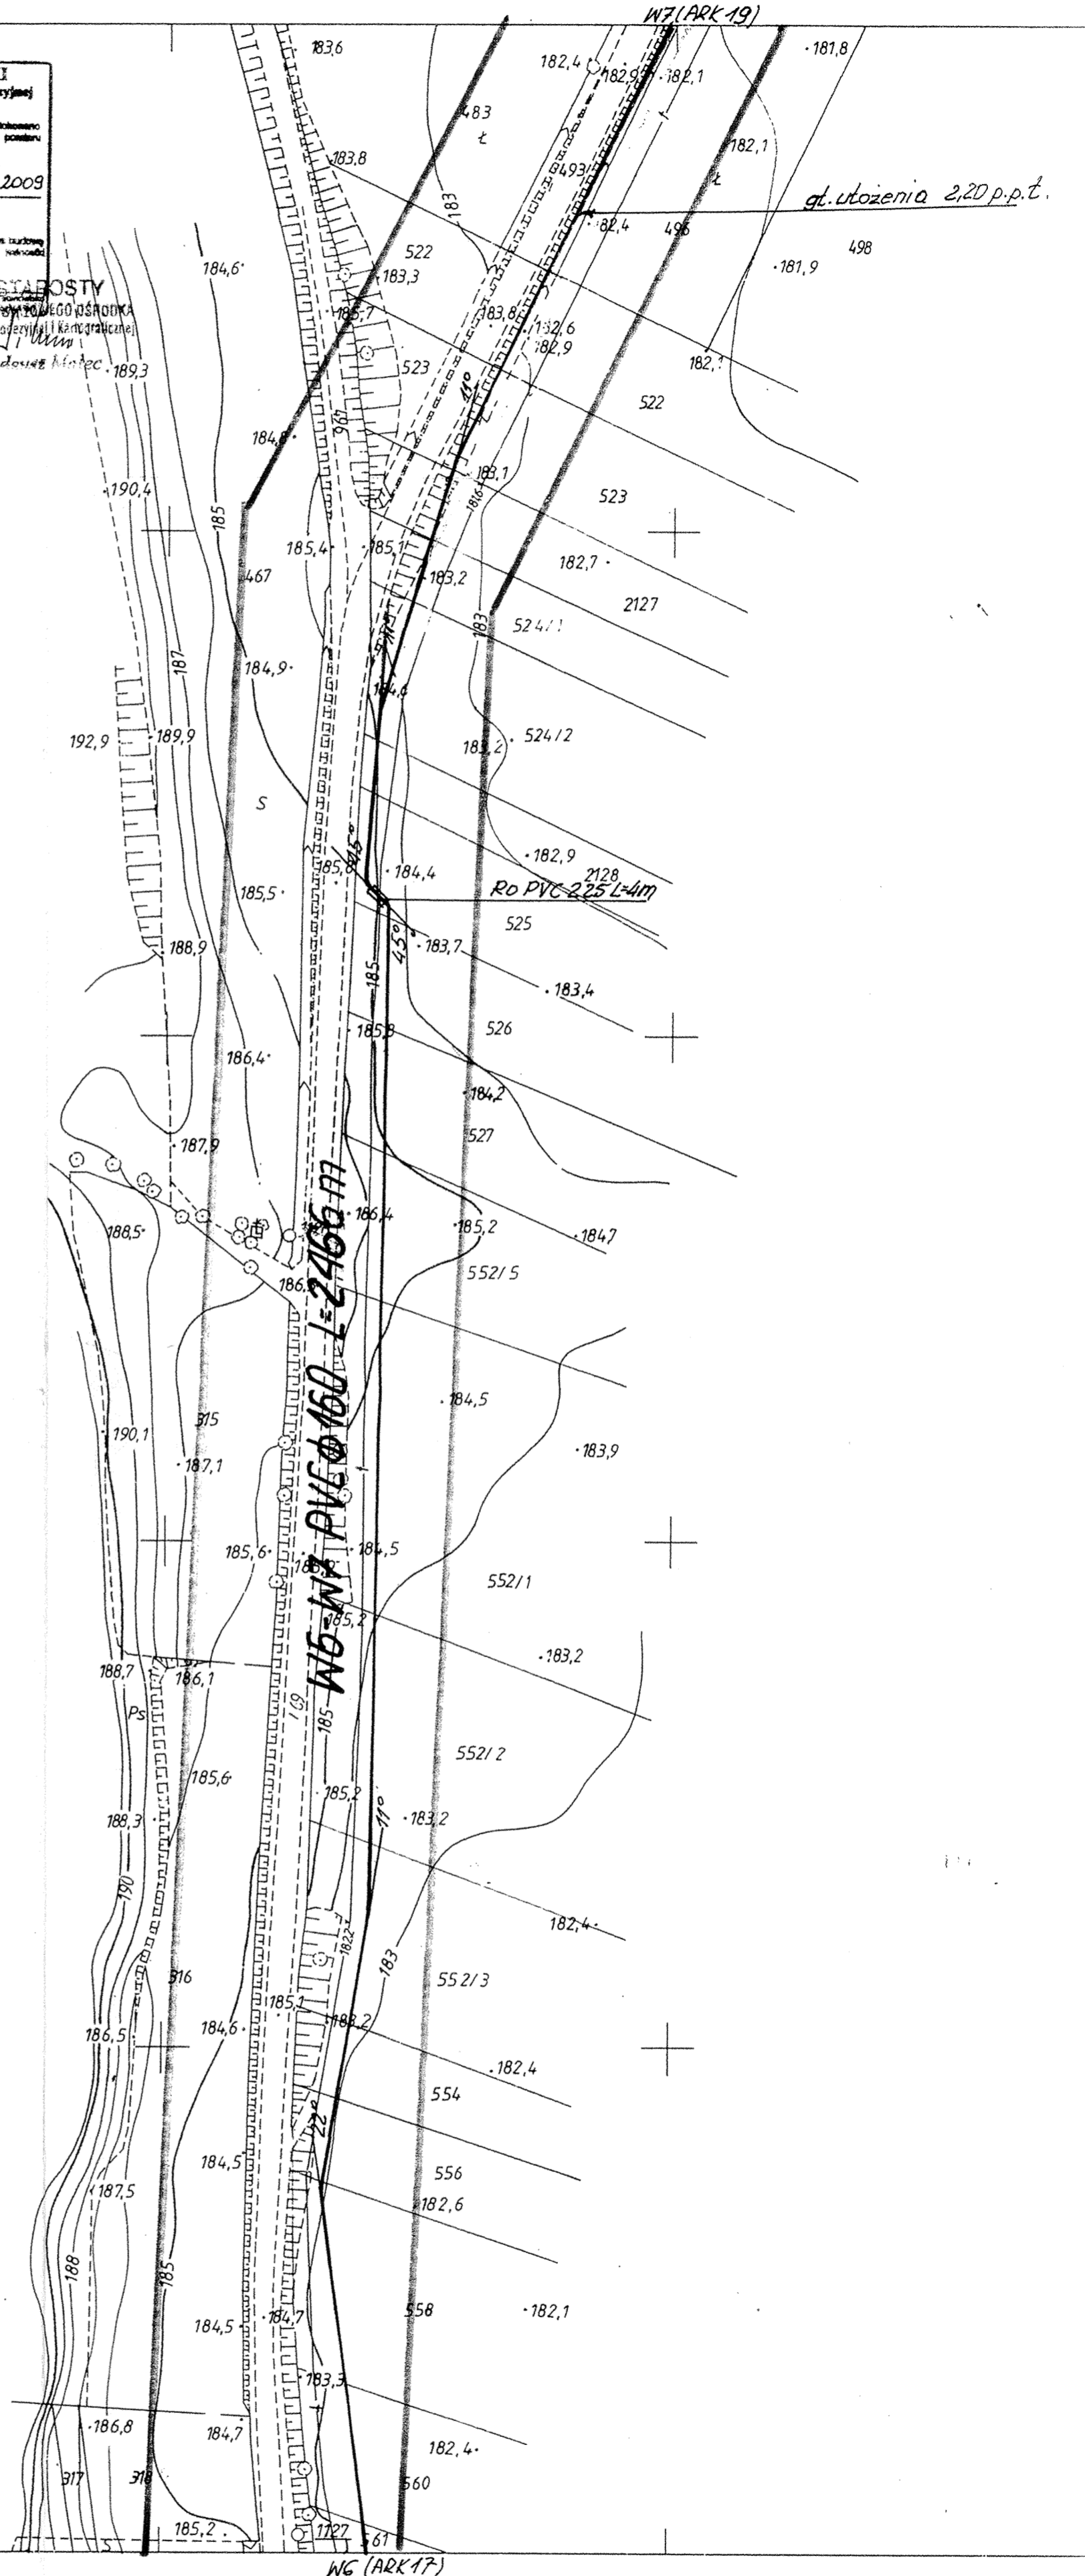

54 67000

0091997

154.241.144  
1:1000

**MAPA SYTUACYJNO-WYSOKOŚCIOWA**  
Założona w r. 1993 przez  
PAŃSTWOWE PRZEDSIĘBIORSTWO GEODEZYJNO-KARTOGRAFICZNE  
w WARSZAWIE

Kierownik Pracowni mgr inż. Elżbieta Pruszczyk  
Kierownik Zakładu mgr inż. Kazimierz Dubaniewicz