

woj. tarnobrzskie

Obiekt : w. **PLACZKOWICE .
BERADŹ .**
Gmina : Klimontów
Powiat : sandomierski .
Wojew : świętokrzyskie .


MAPA DO CELÓW PROJEKTOWYCH .
skala 1:1000 .
Granice działek przyjęto z ewidencji gruntów .

Mapa : 154 . 223 . 031 . Zakres : D-6 E-6 .

GEOKOMPLEX

Rozpoczęto : 10.05.2005 .
Zakończono : 14.06.2005 .


STAROSTA SANDOMIERSKI
Powiatowy Urząd Rejonowy Geodazy
i Kartografii
Czerwonogóra
21.09.2005 2663 - 30/2005
KIEROWNIK
21.09.2005

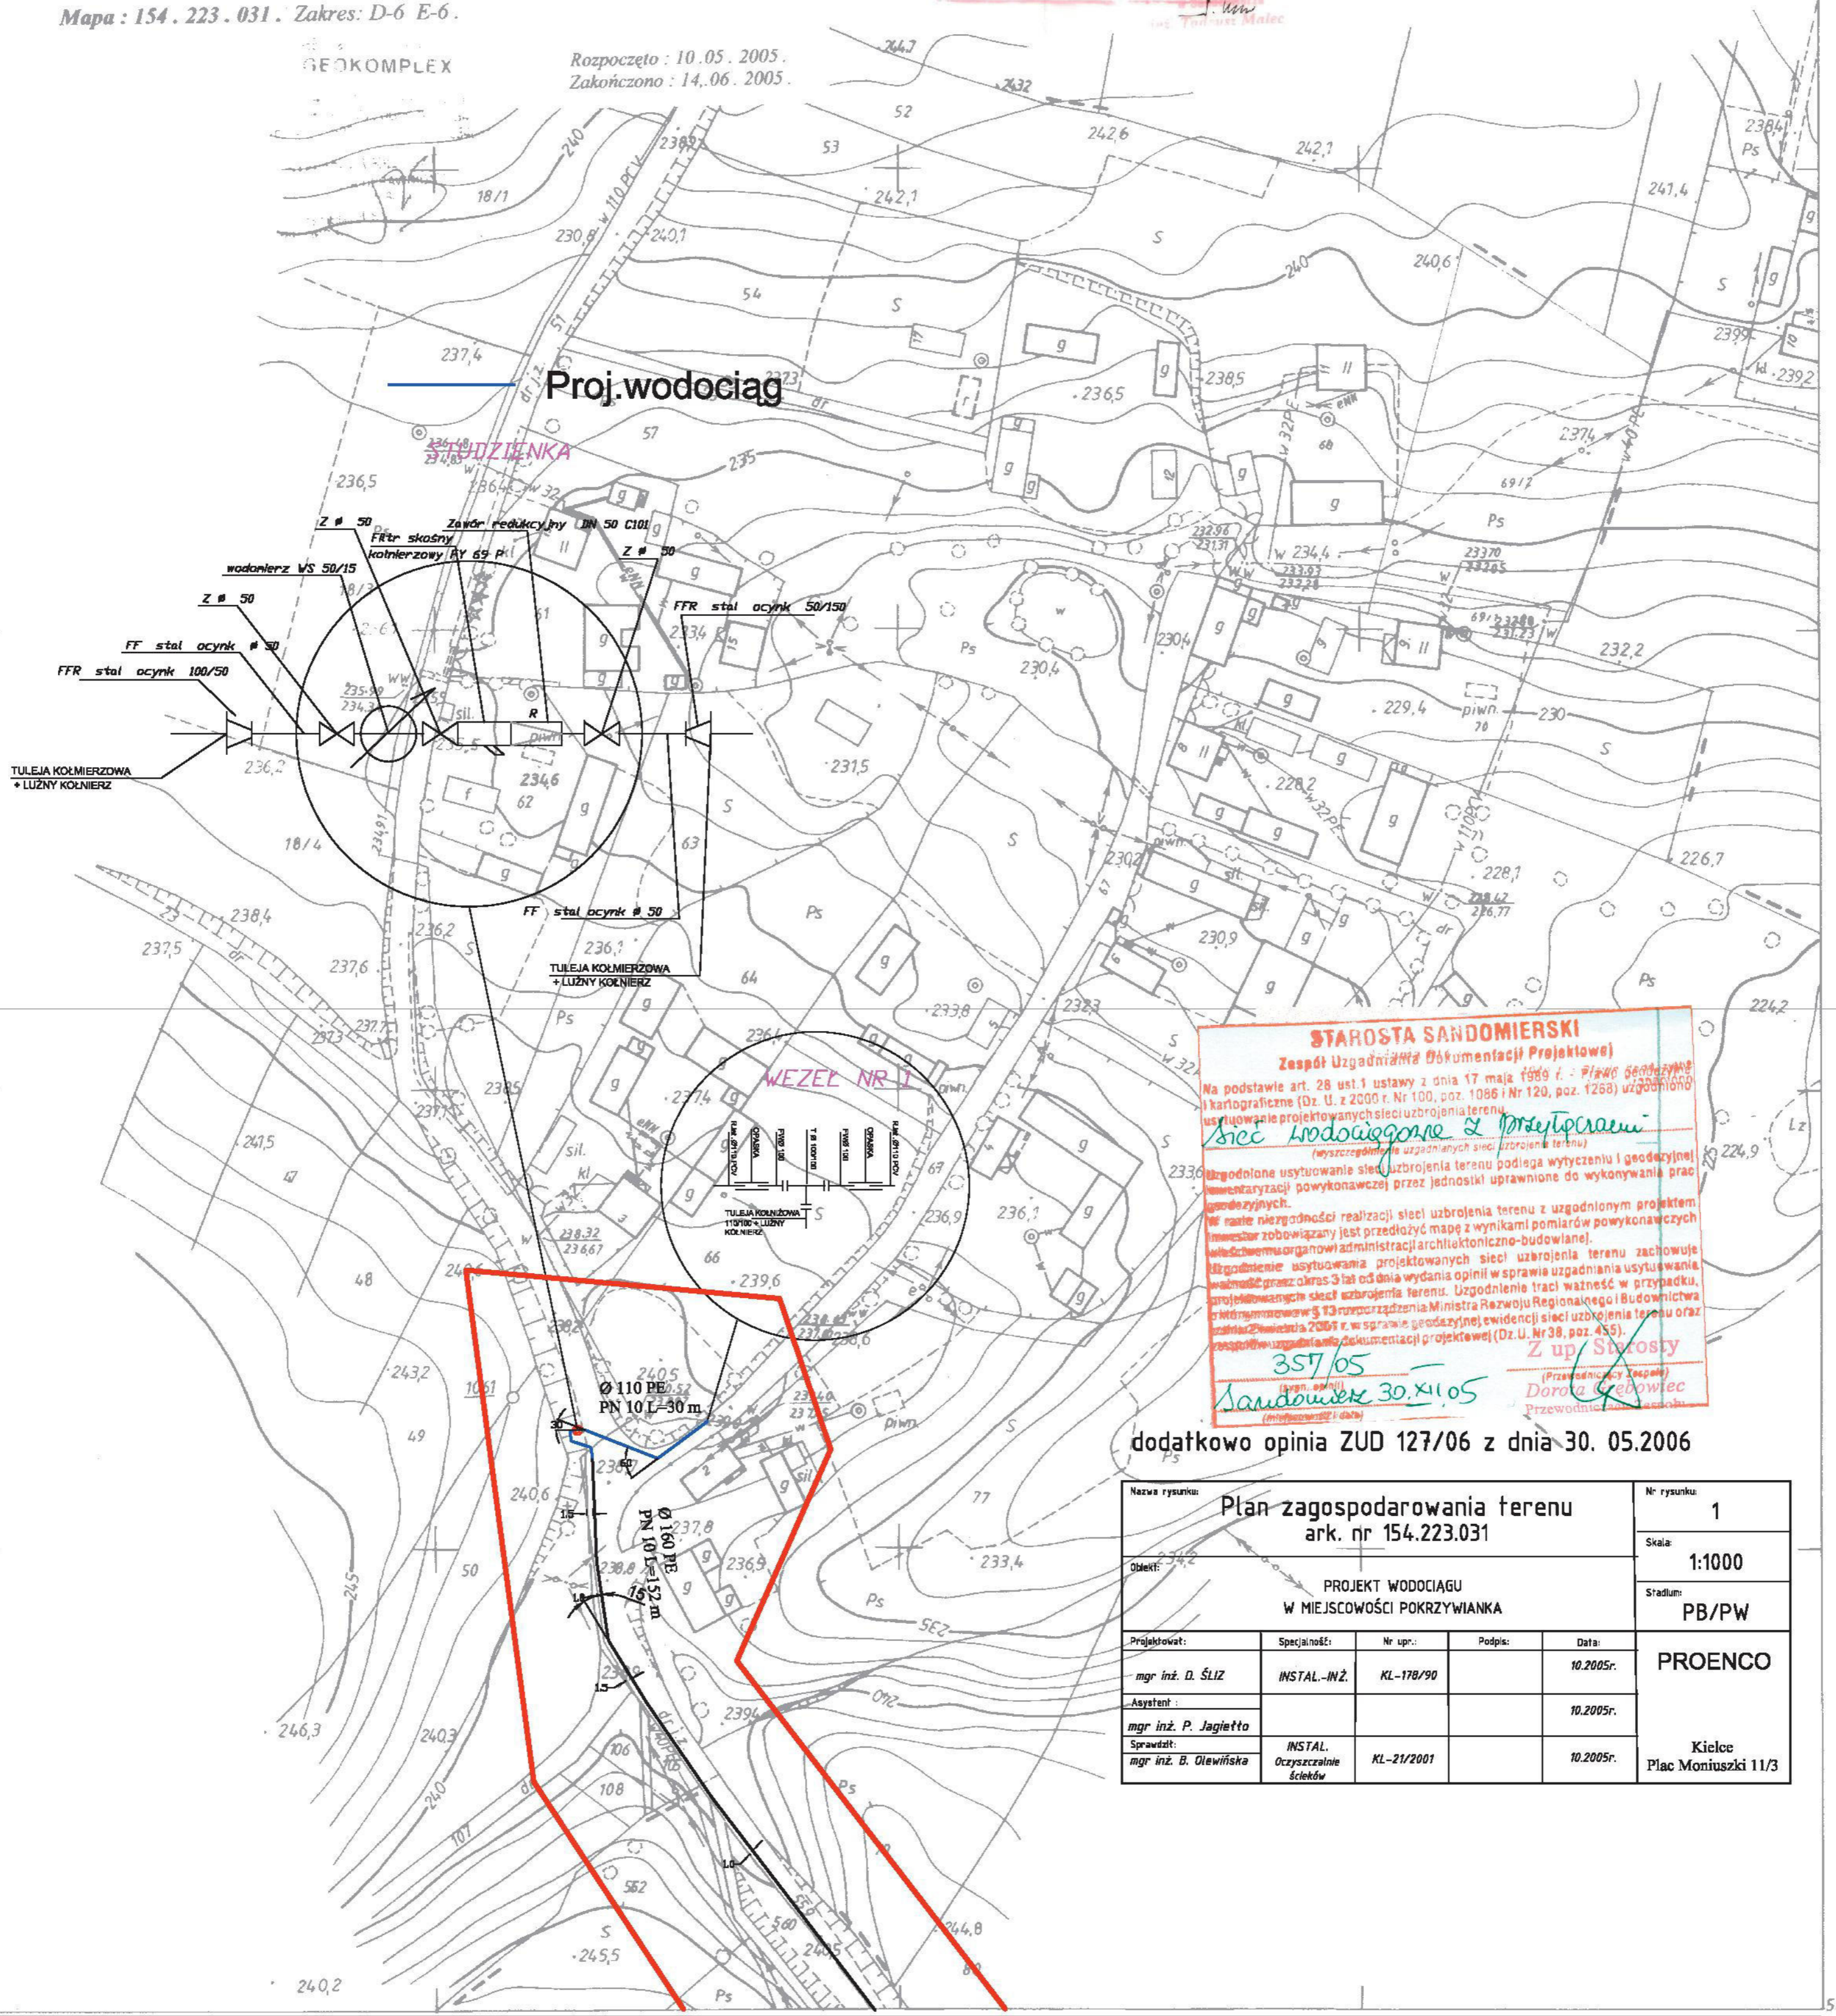

STAROSTA SANDOMIERSKI
Zespół Usług Inżynierskich i Dokumentacji Projektowej
Na podstawie art. 28 ust. 1 ustawy z dnia 17 maja 1984 r. - Prawo geodezyjne i kartograficzne (Dz. U. z 2005 r. Nr 100, poz. 1068 i Nr 129, poz. 1268) uzgodniłem i wyrażam zgodę na projektowane sieci uzbrojenia terenu:
Sieć wodociągowa z przepływami
(wraz z kompletem uzgodnionych sieci uzbrojenia terenu)
Uzgodnione użytkowanie sieci uzbrojenia terenu podlega wytyczeniu i geodezyjnej dokumentacji powykonawczej przez jednostki uprawnione do wykonywania prac geodezyjnych.
W razie niezgodności realizacji sieci uzbrojenia terenu z uzgodnionym projektem inwestor zobowiązany jest przedłożyć mapę z wynikami pomiarów powykonawczych właściwemu organowi administracji architektoniczno-budowlanej.
Uzgodnienie użytkowania projektowanych sieci uzbrojenia terenu zachowuje moc do czasu ogłoszenia ostatecznej decyzji w sprawie uzgodnienia użytkowania sieci uzbrojenia terenu. Uzgodnienie traci ważność w przypadku ogłoszenia ostatecznej decyzji w sprawie uzgodnienia użytkowania sieci uzbrojenia terenu.
Z up. Starosta
Sandomierski 30.XI.05

dotychczasowa opinia ZUD 127/06 z dnia 30. 05.2006

Nazwa rysunku: Plan zagospodarowania terenu				Nr rysunku: 1	
ark. nr 154.223.031				Skala: 1:1000	
Obiekt: PROJEKT WODOCIĄGU				Stadium: PB/PW	
w MIEJSCOWOŚCI POKRZYWIANKA				PROENCO	
Projektant:	Specjalność:	Nr upr.:	Podpis:	Data:	Kielce Plac Montuszczy 11/3
mgr inż. D. ŚLIZ	INSTAL-WZ.	KL-178/99		10.2005r.	
Asystent:				10.2005r.	
mgr inż. P. Jagiełto					
Sprawił:	INSTAL:				
mgr inż. B. Olewińska	Oczyszczanie ścieków	KL-21/2001		10.2005r.	

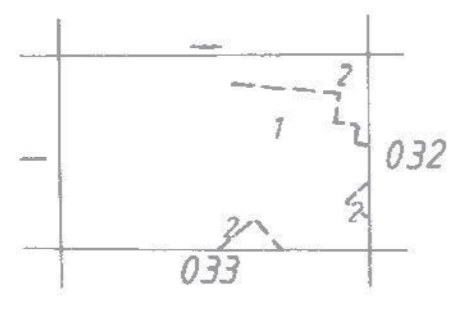

Gm. KLIMONTÓW woj. tarnobrzskie
wsie: 1. Placzkowice
2. Beradz

Wojew. Świętokrzyskie
Powiat Sandomierski
2663-1193 20.07.94
T69 20.07.94